



LEGENDA

	PV - POÇO DE VISITA - ÁGUAS PLUVIAIS		INDICA TUBO DE QUEIDA DE ÁGUAS PLUVIAIS
	CA - CAIXA DE AREIA SEM GRELHA		INDICA TUBULAÇÃO DE ÁGUAS PLUVIAIS
	CA - CAIXA DE AREIA COM GRELHA 15x15 cm	CT	COTA DE TOPO
	RA - RALO ABACOXI	CF	COTA DE FUNDO
		CA	CAIXA DE AREIA
		PV	POÇO DE VISITA
		Øxxx	SENTIDO DO FLUXO DA TUBULAÇÃO

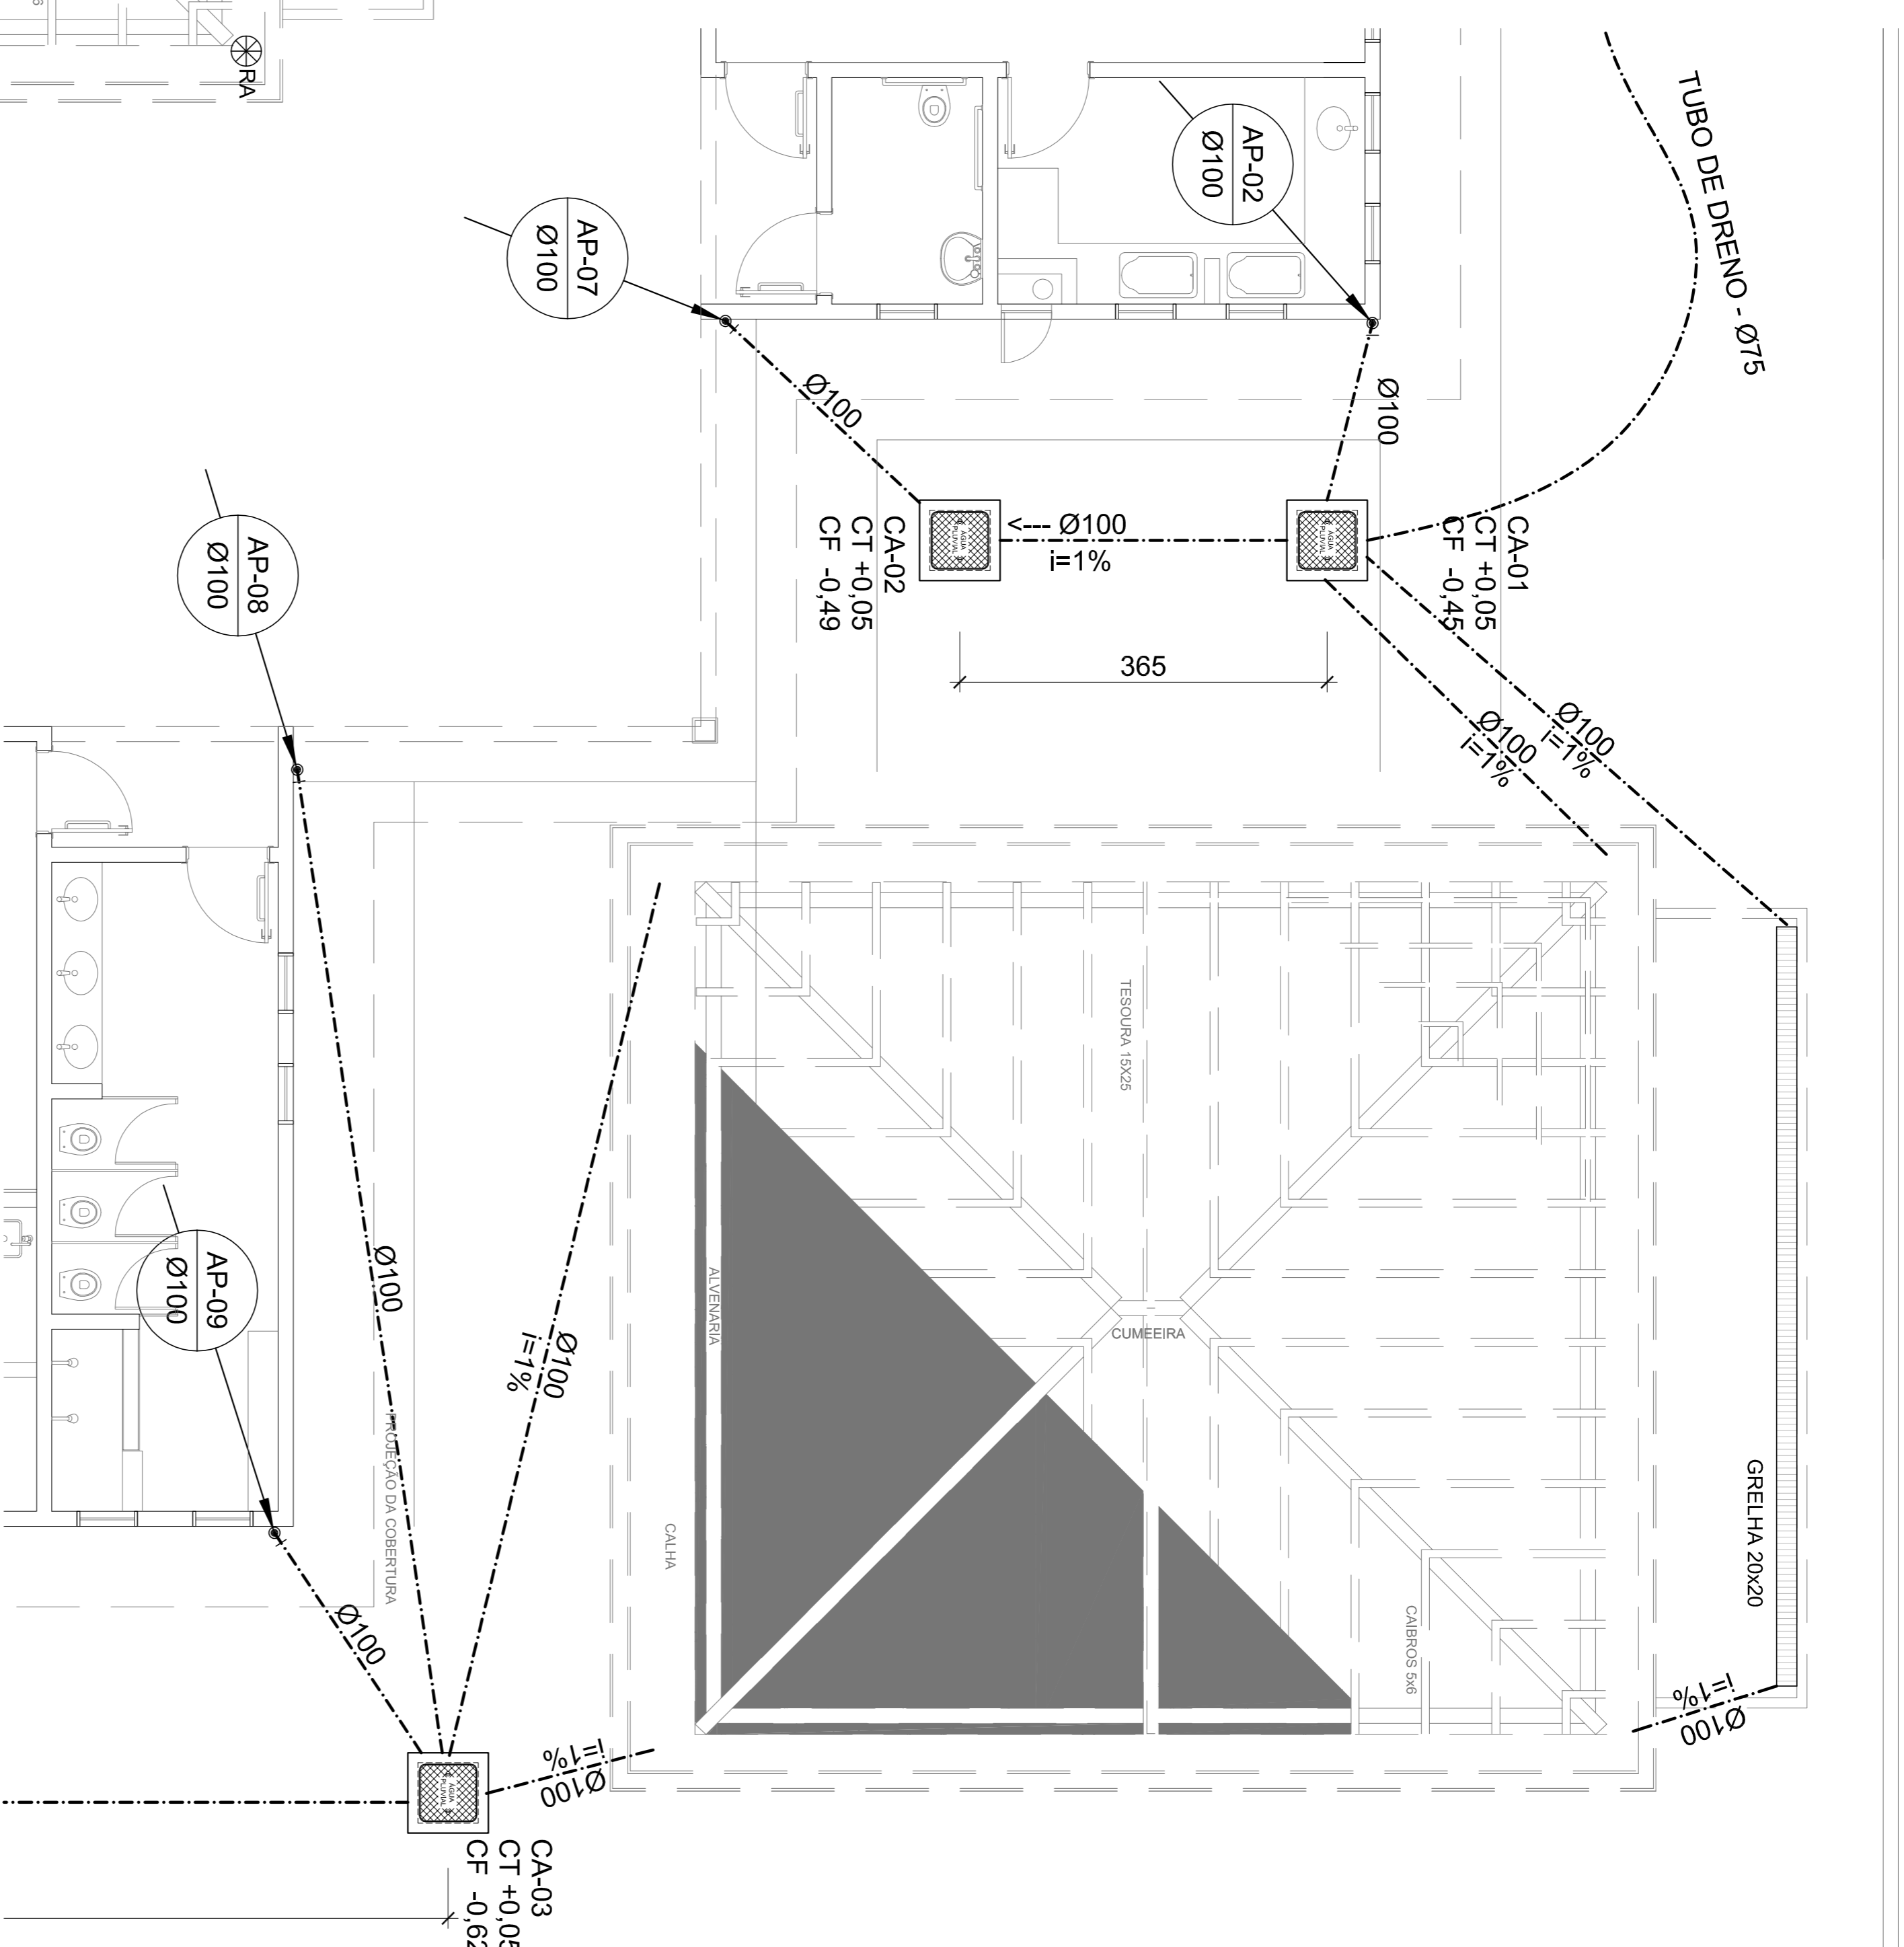

1 PLANTA BAIXA - PAV. TÉRREO
ESCALA: 1/100

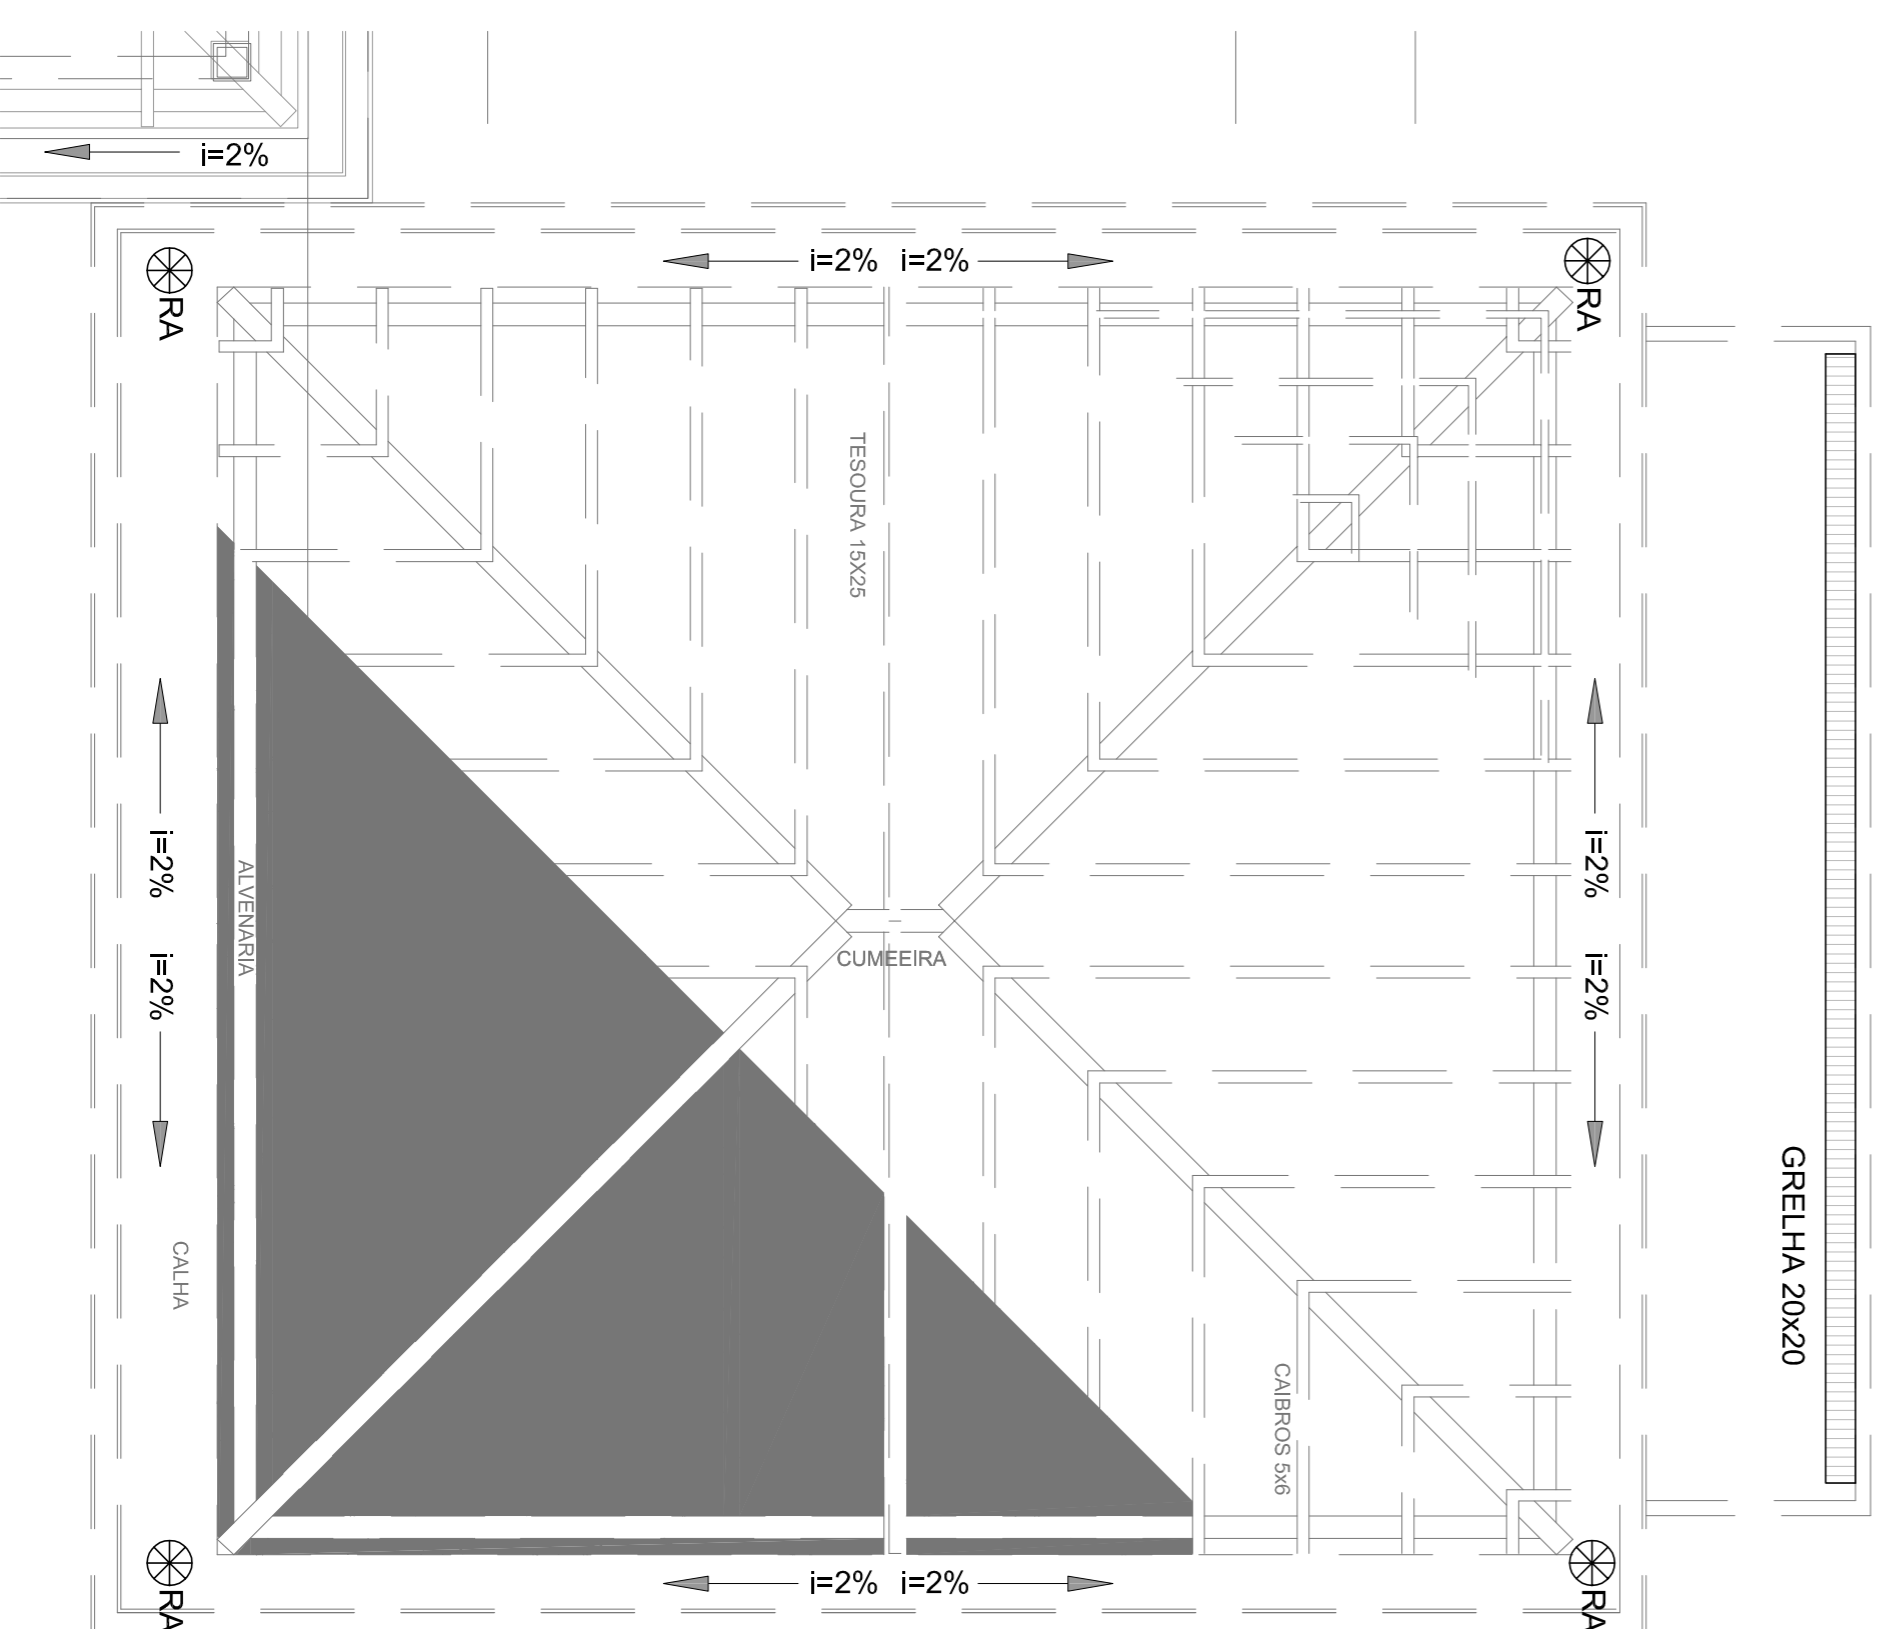

1 PLANTA BAIXA - PAV. TÉRREO
ESCALA: 1/100

FNDE Fundação Nacional de Desenvolvimento da Educação
Ministério da Educação

GOVERNADOR DO ESTADO DO RIO GRANDE DO NORTE
BRASIL
PAÍS RICO E PAÍS SEM POBREZA

PROPRIETÁRIO:	FUNDO DE DESENVOLVIMENTO DA EDUCAÇÃO - FNDE
ENDEREÇO:	ENDEREÇO
MUNICÍPIO - UF:	MUNICÍPIO
PROPRIETÁRIO	
RESP. TÉCNICO	CREA
AUTOR DO PROJETO:	NATIAN ARON BIRENBALUM CREA-40878780
DUFO	GRANDE

OBSERVAÇÕES:	
PROGRAMA PROINFÂNCIA - PROJETO TIPO C	
INSTALAÇÃO DE ÁGUAS PLUVIAIS	
PLANTA BAIXA	RA

COORDENAÇÃO	CGEST - Coordenação Geral de Infraestrutura Educacional	PLANTA BAIXA	HAP
REVISÃO	R00	ESCALA	01/01
FORMATO	A1 (56x841)	DATA IMPRESSÃO	MARÇO/2016