


01 PLANTA BAIXA
ESCALA: 1/50

Aterramento com haste já existente

LEGENDA

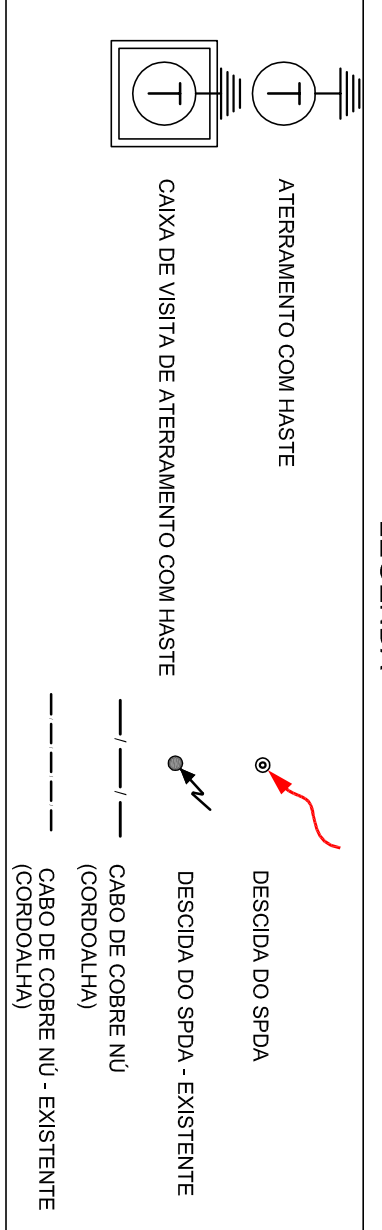

OBSERVAÇÃO

VALOR MÍNIMO DO ATERRAMENTO:

- 01 - APÓS A EXECUÇÃO DA INSTALAÇÃO CONFORME ESTE PROJETO TODOS OS SISTEMAS DE ATERRAMENTO DEVERÃO TER SUA RESISTÊNCIA MEDIDA, SE O VALOR MEDIDO ULTRAPASSAR 10 OHMS, AGREGENTAR ELETRODOS ATE ATINGIR ESTE VALOR, PODERÁ TAMBÉM SER USADO ATERRAGEMEL OU SIMILAR.
- 02 - A RESISTÊNCIA DA CONTINUIDADE ELÉTRICA DAS ARMADURAS DO SISTEMA DEVE SER INFERIOR A 1 OHM.
- 03 - ALEM DOS NEUTROS DEVERÃO SER LIGADOS AOS FIOS TERRA TODAS AS PARTES METÁLICAS NÃO ENERGIZADAS.

NOTAS:

- 01 - A PROFUNDIDADE MÍNIMA PARA MALHA DE ATERRAMENTO É DE 50 CM.
- 02 - AS MALHAS DE ATERRAMENTO DOS SISTEMAS ELÉTRICOS E PROTEÇÃO ATMOSFÉRICA DEVERÃO SER INTERLIGADOS, FORMANDO APENAS UM SISTEMA.



PROJETO PADRÃO - FNDE

PROPRIETÁRIO:

ENDEREÇO:

MUNICÍPIO - UF:

PROPRIETÁRIO

RESP. TÉCNICO

AUTOR DO PROJETO: MATIAN ARON BIRENBAUM

D.L.F.O

CREA

CREA-46081-21/RJ

CBMDF

RA

OBSERVAÇÕES:

DATA DA PLANTAGEM: segunda-feira, 21 de março de 2016 15:44:28

PROGRAMA PROINFÂNCIA - PROJETO TIPO C

SPDA - SISTEMA DE PROTEÇÃO CONTRA DESCARGAS ATMOSFÉRICAS

COORDENAÇÃO

CGEST - Coordenação Geral de Infraestrutura Educacional

PLANTA DE COBERTURA

EDA

FORMATO

A2(594X420)

REVISÃO

R.00

ESCALA

1/50

DATA EMISSÃO

MARÇO/2016

FRANQUIA

01/04